


PLANIMETRIA PIANO TERRA - 1:50

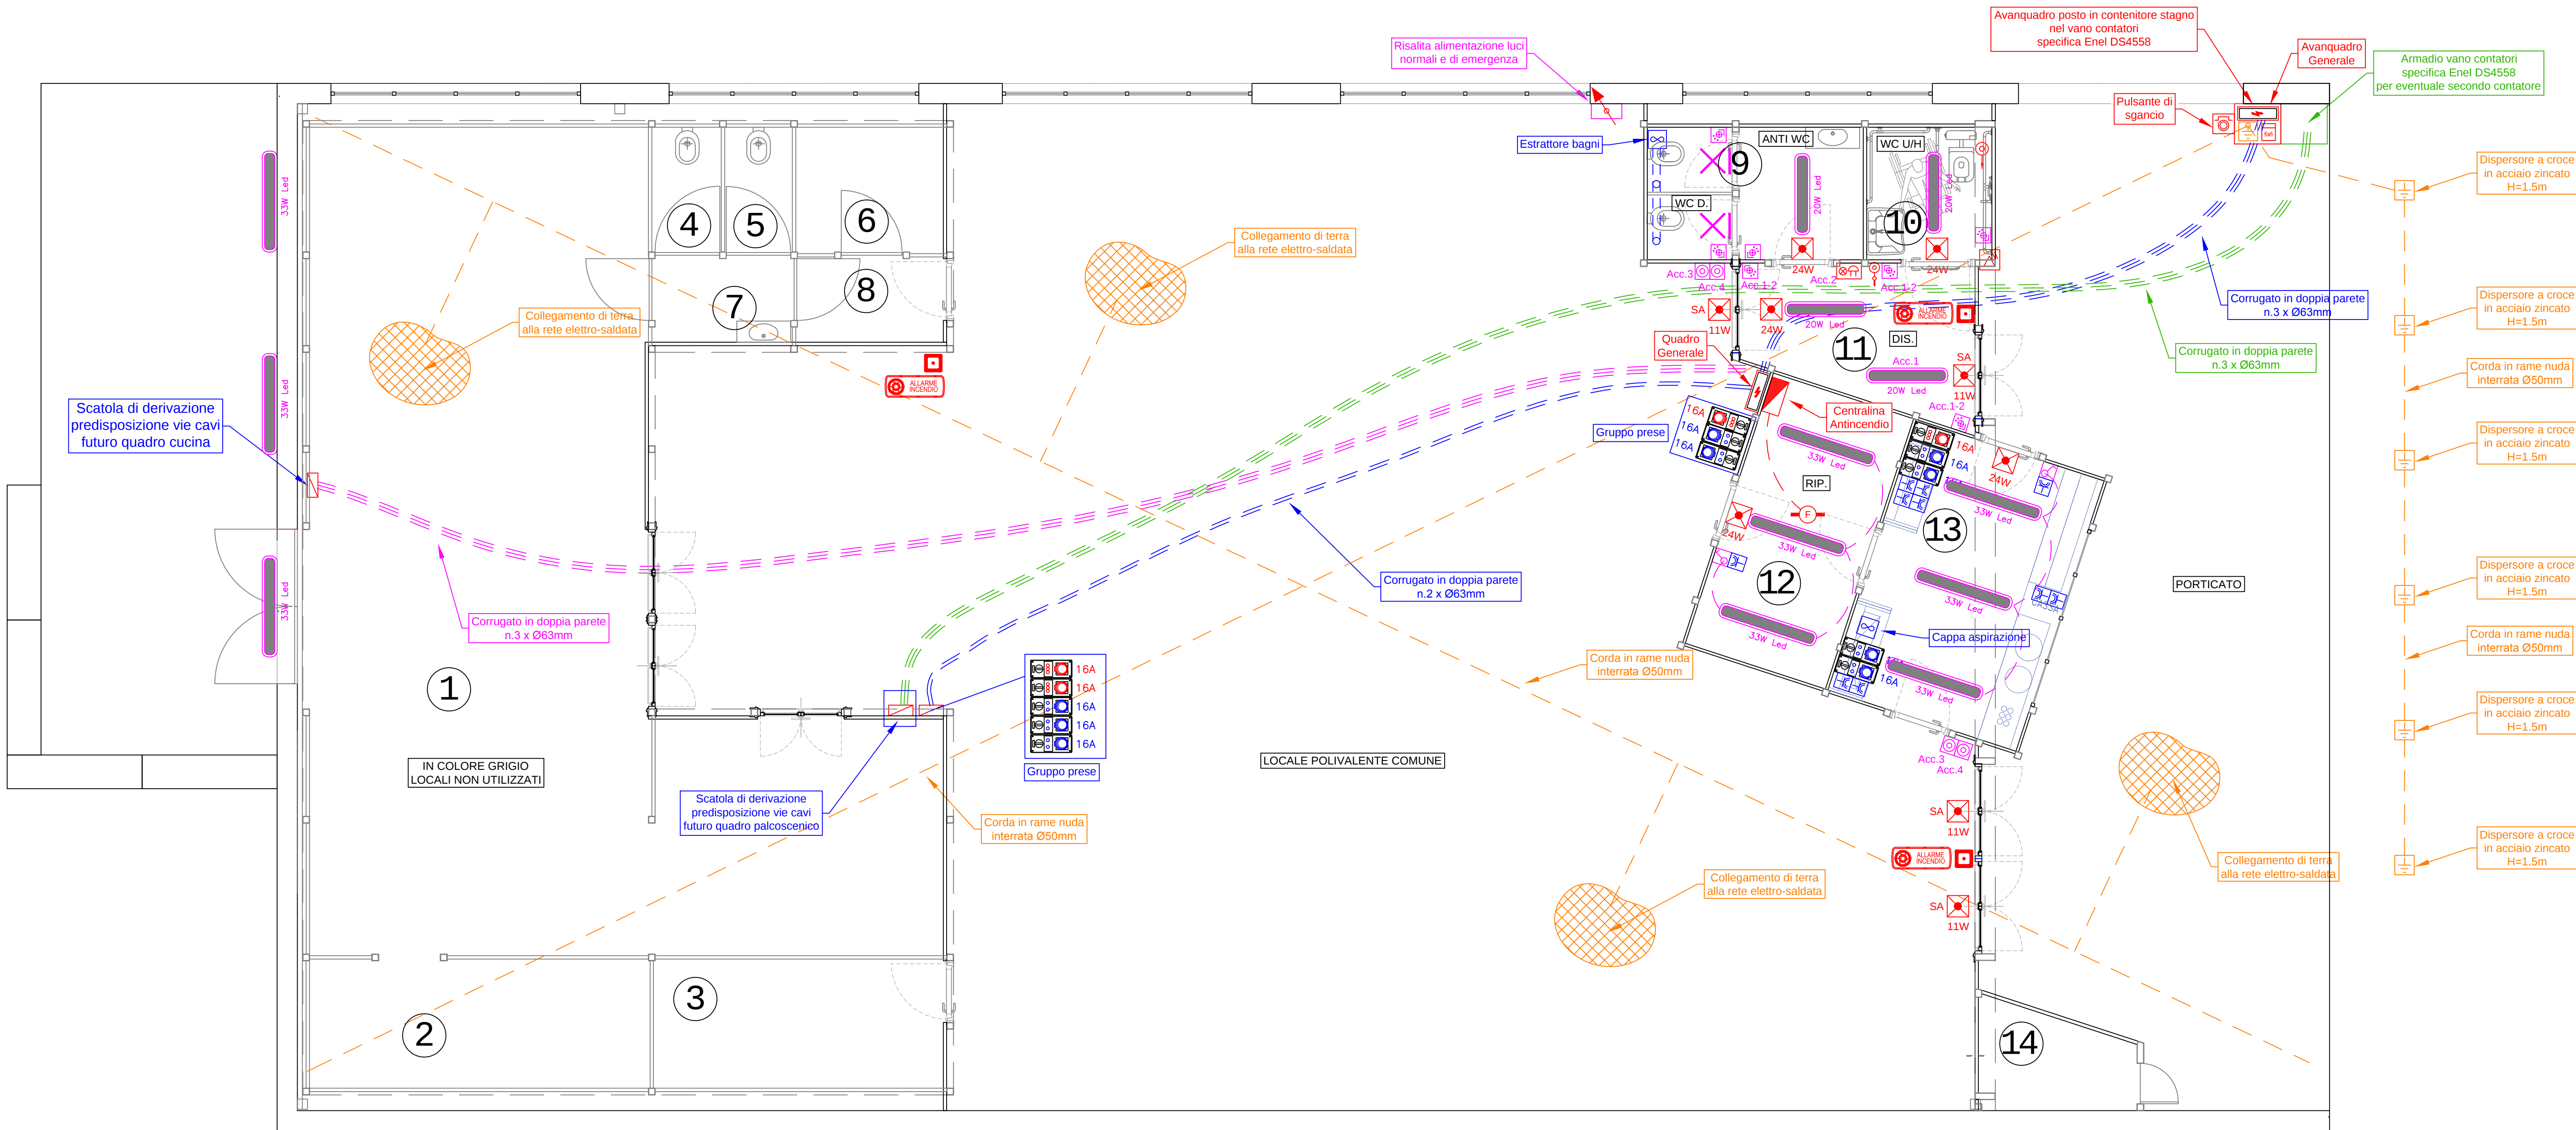






LEGENDA SIMBOLOGIA UNIFICATA IMPIANTO ELETTRICO

	PUNTO LUCE INDUSTRIALE A LED A SOSPENSIONE		INTERRUTTORE UNIPOLARE - SIMBOLO GENERALE
	PUNTO LUCE A PARETE IP55 A VISTA		PULSANTE UNIPOLARE - SIMBOLO GENERALE ACCENSIONE CON SENSORE DI PRESENZA (WC)
	CENTRALINA SIMBOLO GENERICO		INTERRUTTORE BIPOLARE - SIMBOLO GENERALE
	ALLARME BAGNO DISABILI: TOA - RESET - PLS TIRANTE		INTERRUTTORE MAGNETOTERMICO - SIMBOLO GENERALE
	PULSANTE DI SGANCIO CON VETRO A ROMPERE		INTERRUTTORE MAGNETOTERMICO-DIFFERENZIALE
	QUADRO ELETTRICO SIMBOLO GENERICO		PRESA DI CORRENTE - SIMBOLO GENERALE
	DISCESA SALITA - SIMBOLO GENERICO		PRESA DI CORRENTE UNIVERSALE - SIMB. GENERALE
	PLAFONIERA A LED IP65 - POTENZA INDICATA IN LOCALE		PRESA TELEFONICA - SIMB. GENERALE
	NODO EQUIPOTENZIALE DI TERRA		PRESA DATI RJ45 - SIMB. GENERALE
	DISPENSORE DI TERRA A CROCE H=1.5M IN ACCIAIO ZINCATO		PRESA IEC 309 230V CON INTERBLOCCO
	APP. ILLUM. SICUREZZA AUTO-ALIMENTATO A LED DURATA DI SCARICA 1h, RICARICA 12h		PRESA IEC 309 400V CON INTERBLOCCO
	PULSANTE DI ALLARME ANTINCENDIO		PRESA IEC 309 230V - CON INTERBLOCCO E FUSIBILI
	SEGNALIZZAZIONE ALLARME INCENDIO OTTICO-ACUSTICA TIPO CON COLLEGAMENTO DIRETTO A LOOP E CARTELLO		PRESA IEC 309 400V - CON INTERBLOCCO E FUSIBILI
	RILEVATORE DI FUMO PUNTIFORME		ALIMENTAZIONE DIRETTA
	SIRENA ESTERNA ANTINCENDIO		PLAFONIERA DI EMERGENZA A LED ALTO RENDIMENTO DI TIPO INDUSTRIALE PER GRANDI ALTEZZE

Schemi di collegamento dispositivi antincendio riportati nelle tavole 05-06 degli schemi elettrici allegati

ATTENZIONE - VEDERE NOTE 1-2-3-4-5 PER LIMITI DI FORNITURA

PLANIMETRIA SOPPALCO - 1:50

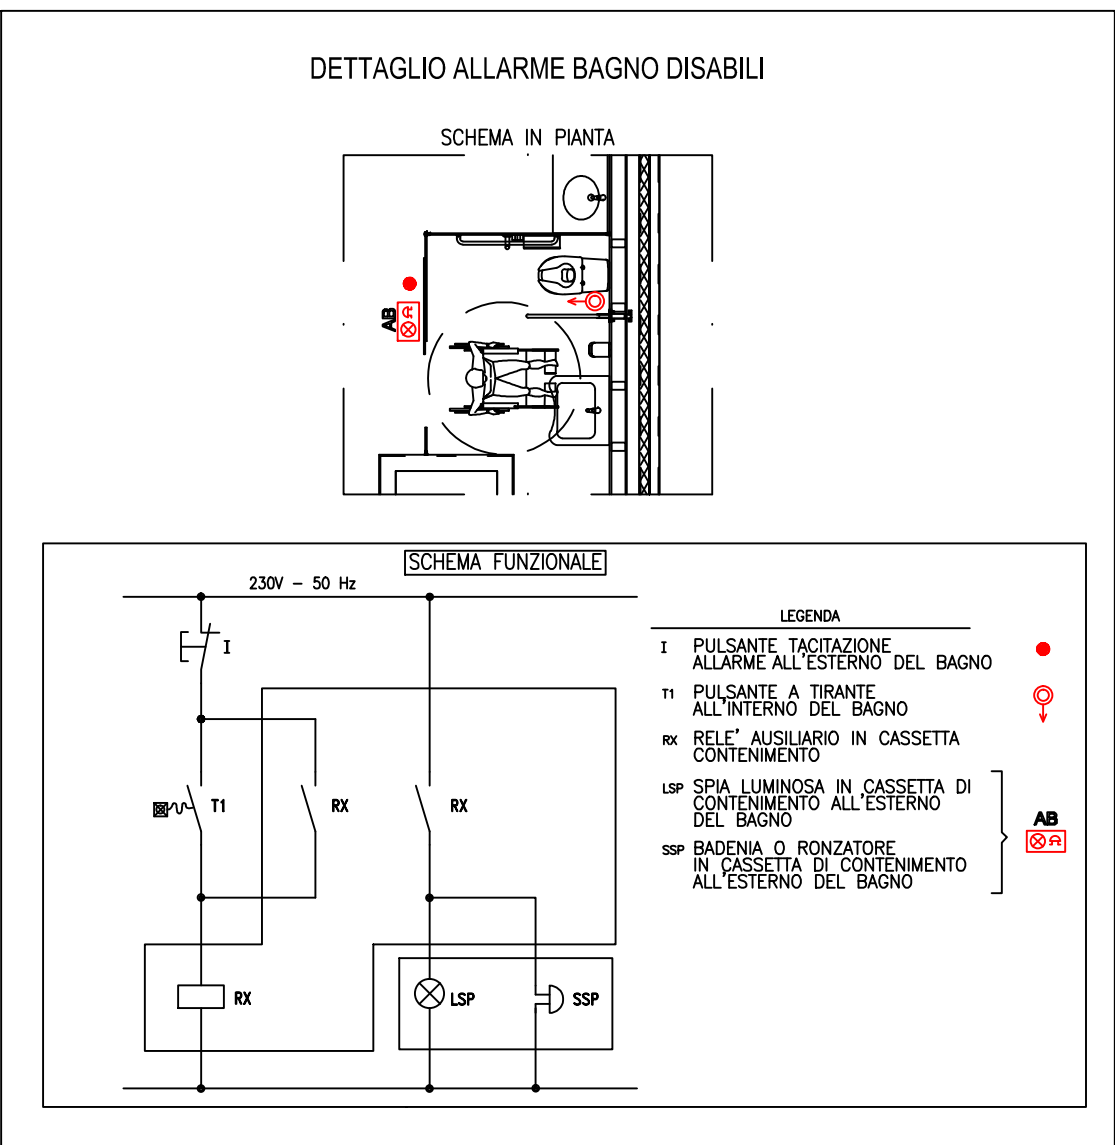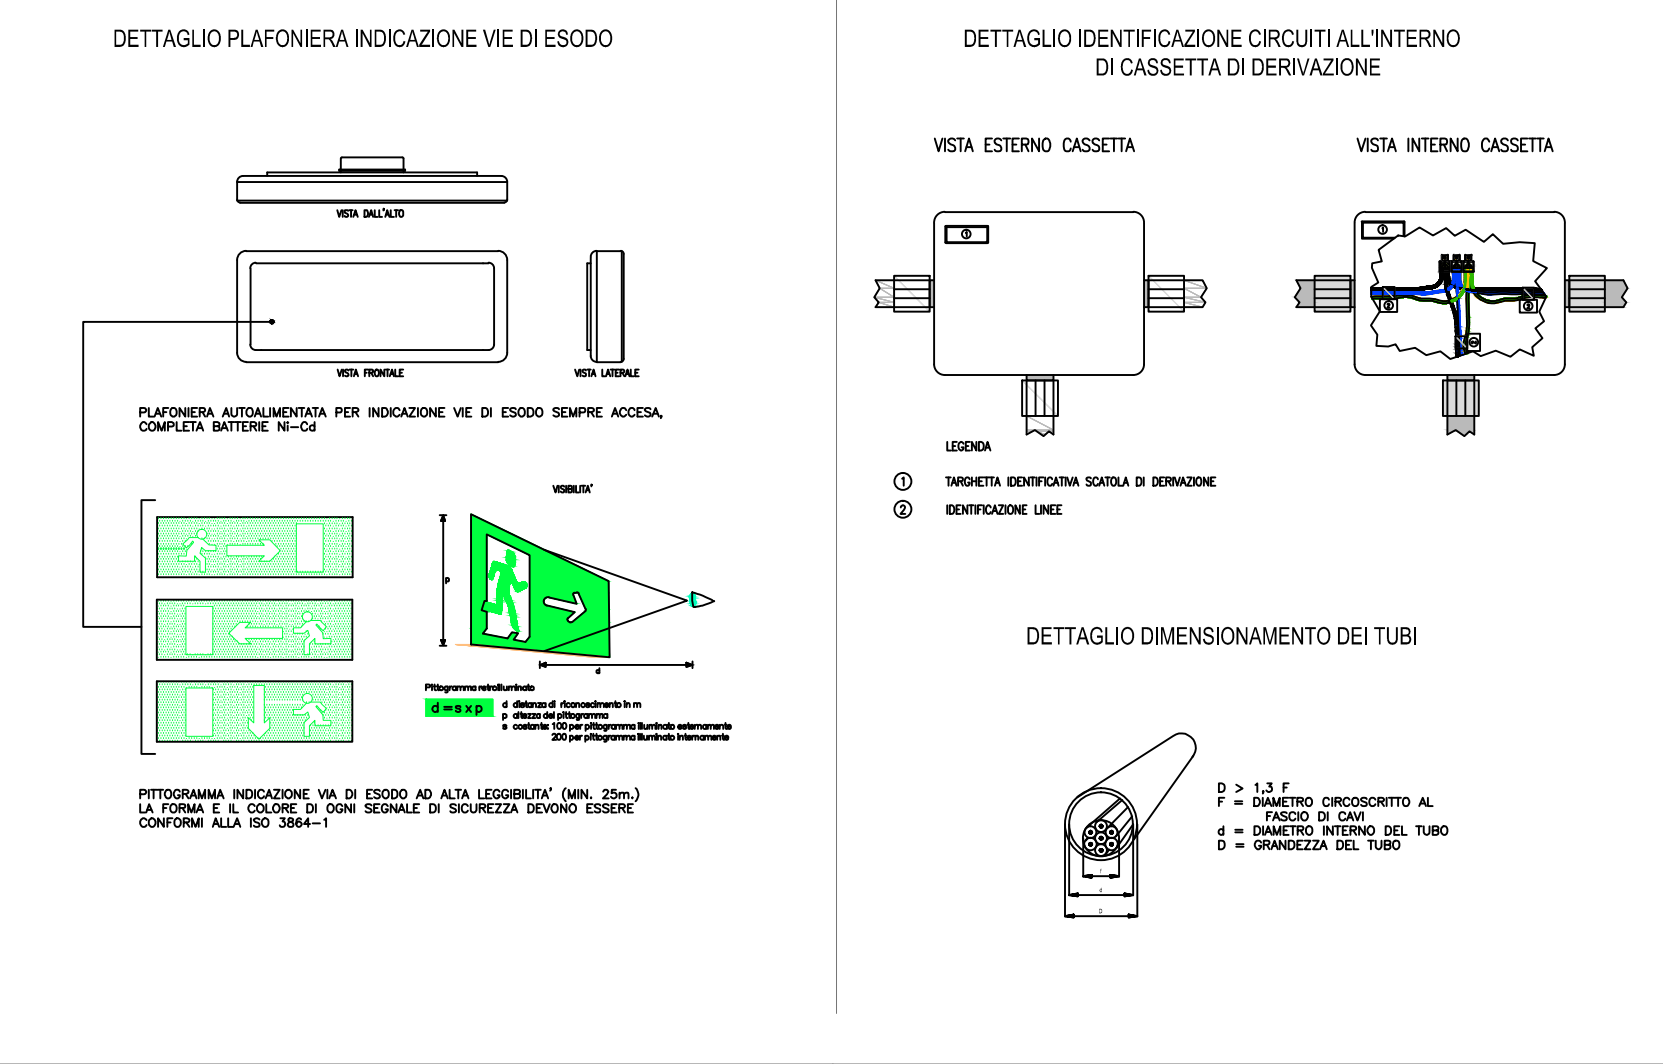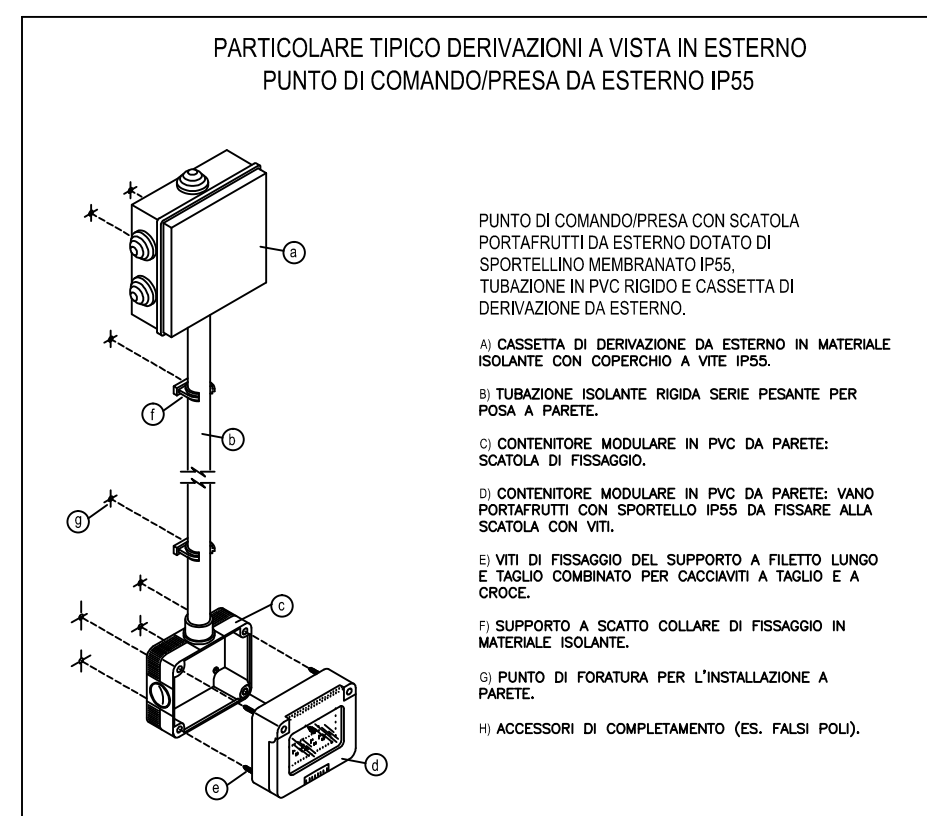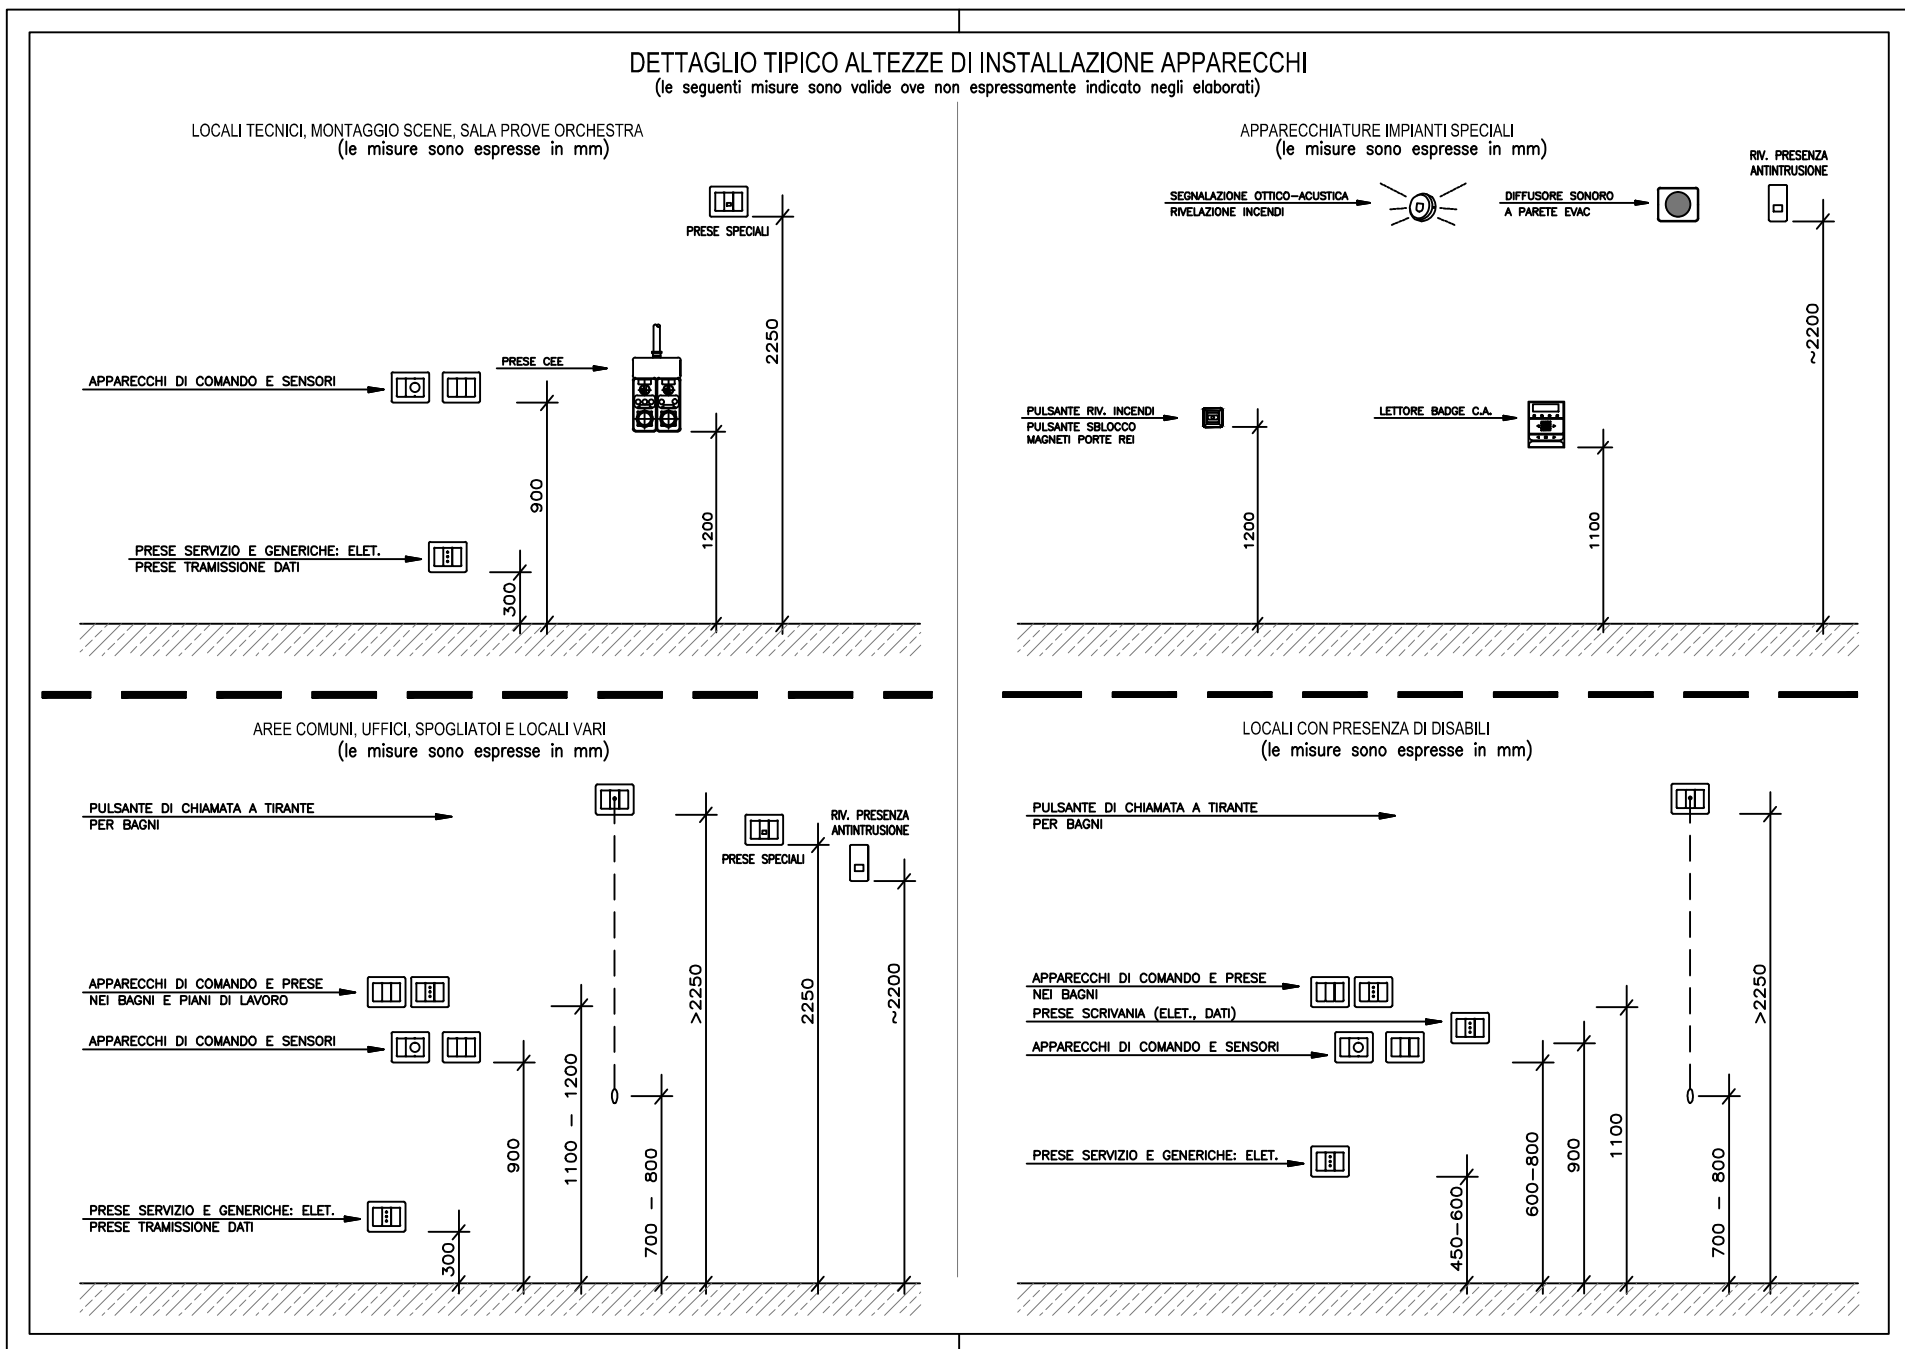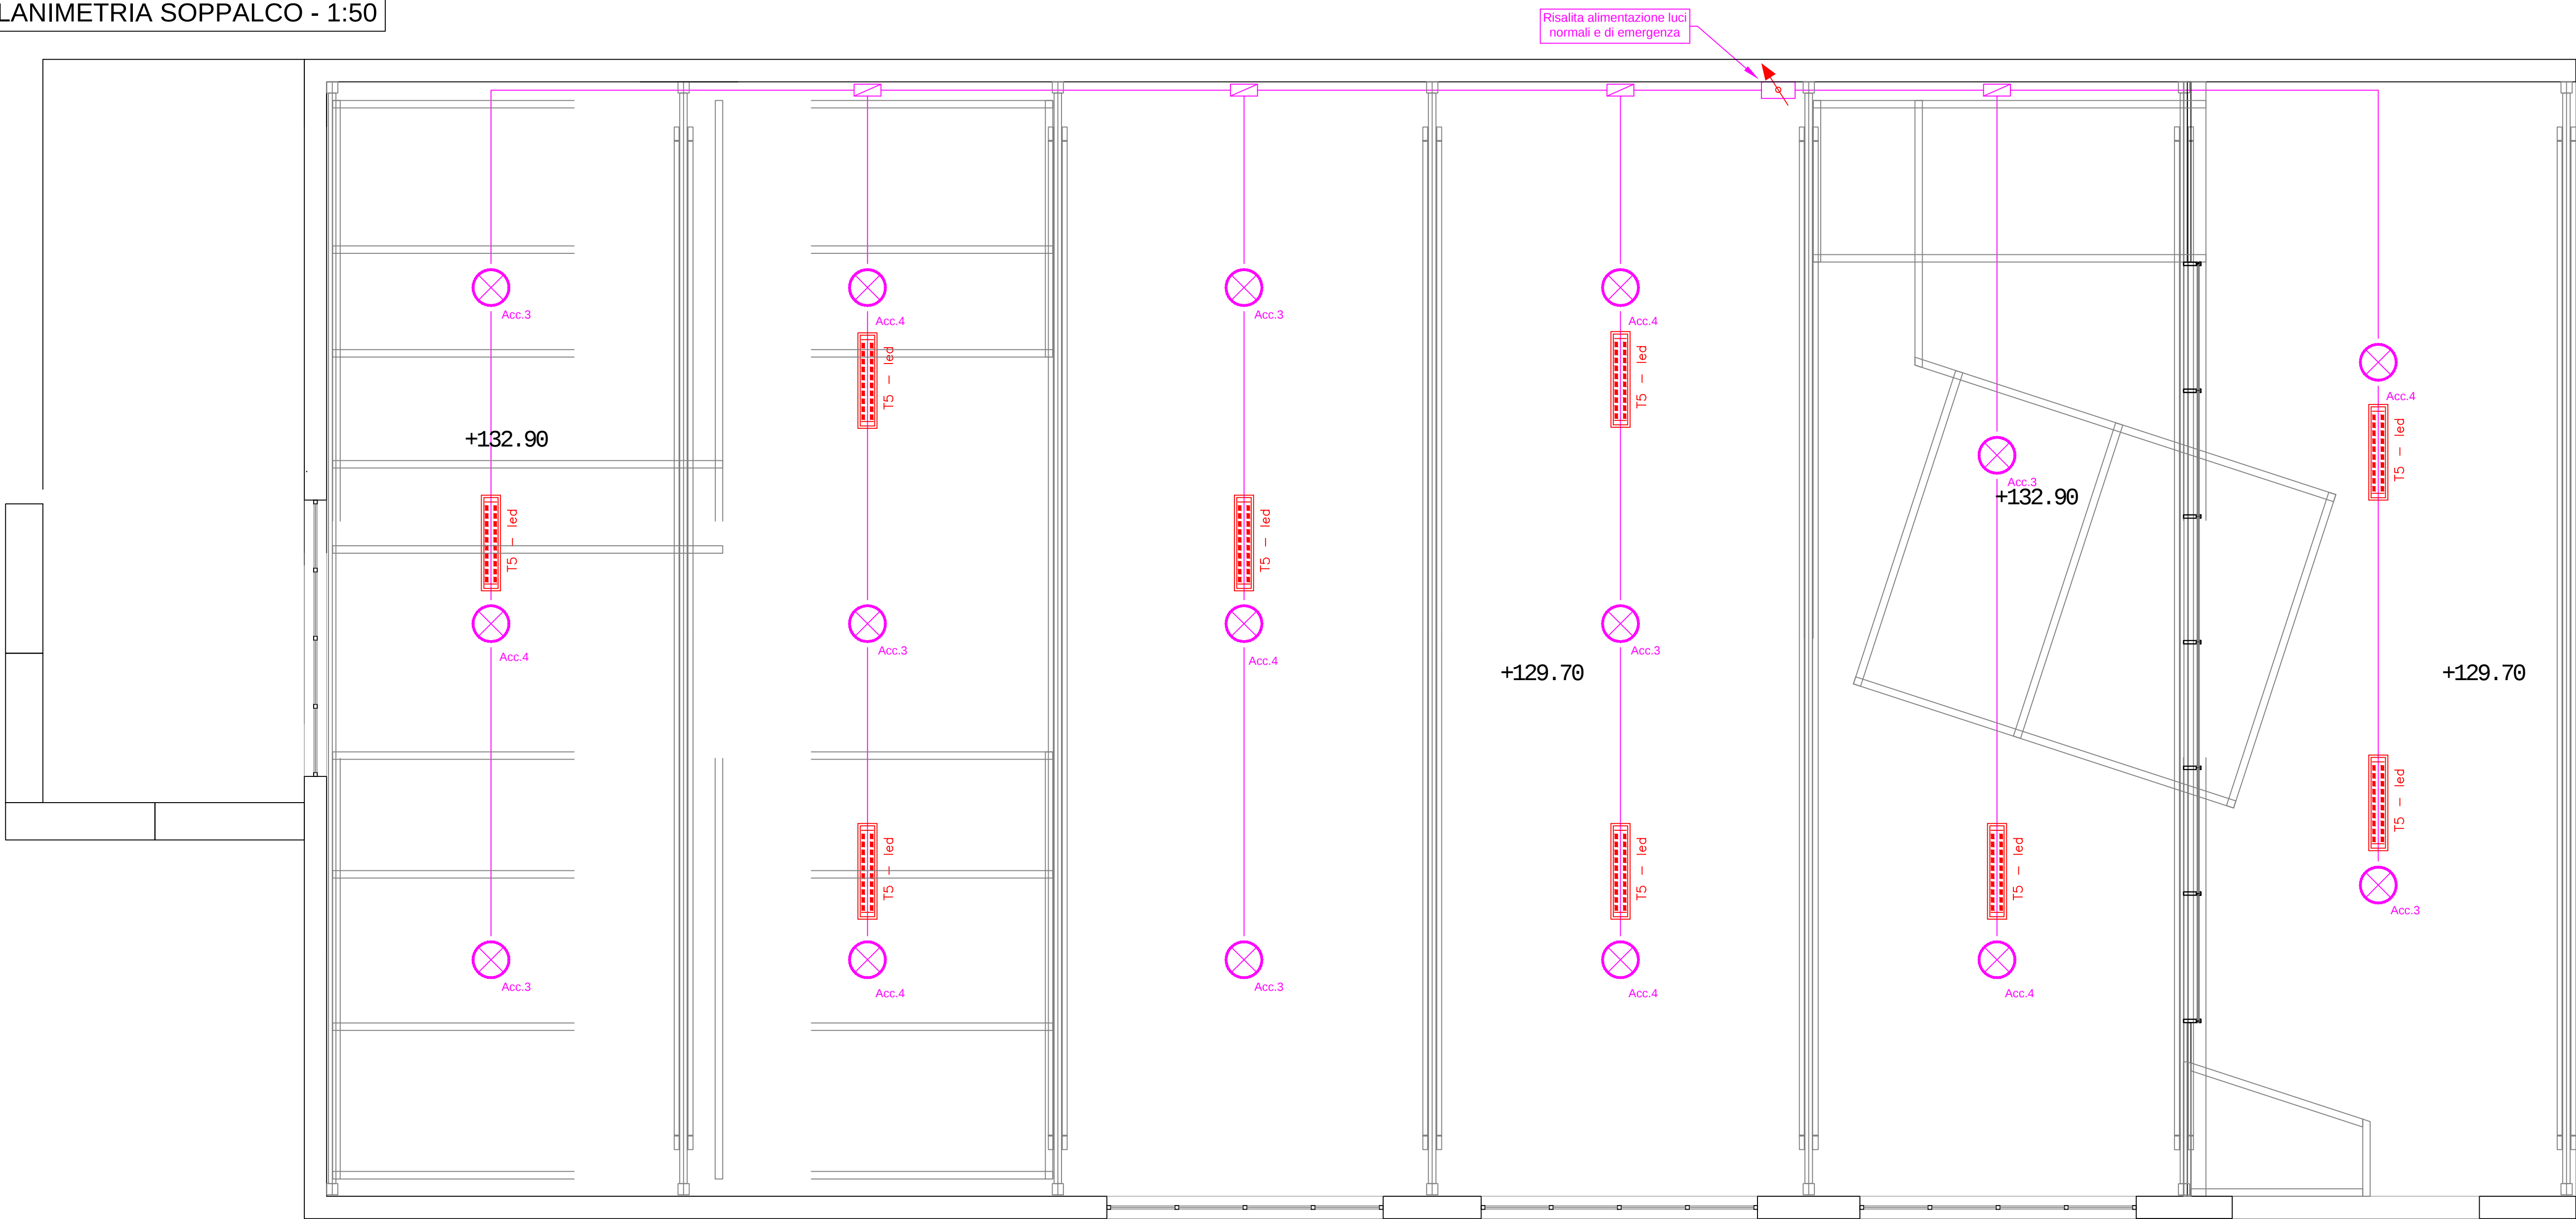

	Sezione Cliente Comune di Cassine Piazza V. Veneto, 1 15016 - Cassine (AL)				
	Sezione progetto Riquilificazione area ex bocciafiore cassinese e rivitalizzazione del centro storico - IV lotto				
STATO E REVISIONE DEL MODELLO					
REV.	DESCRIZIONE	DATA	RED.	CONT.	APPR.
0	Prima Emissione	18/12/18	IC/SG	FD	GB
Progetto Esecutivo Impianti Elettrici e Speciali					
TITOLO DEL PROGETTO Planimetrie di piano Layout Impianti Elettrici e Speciali					
Scala: 1:50 Data: 18/12/2018					

T00 R00